


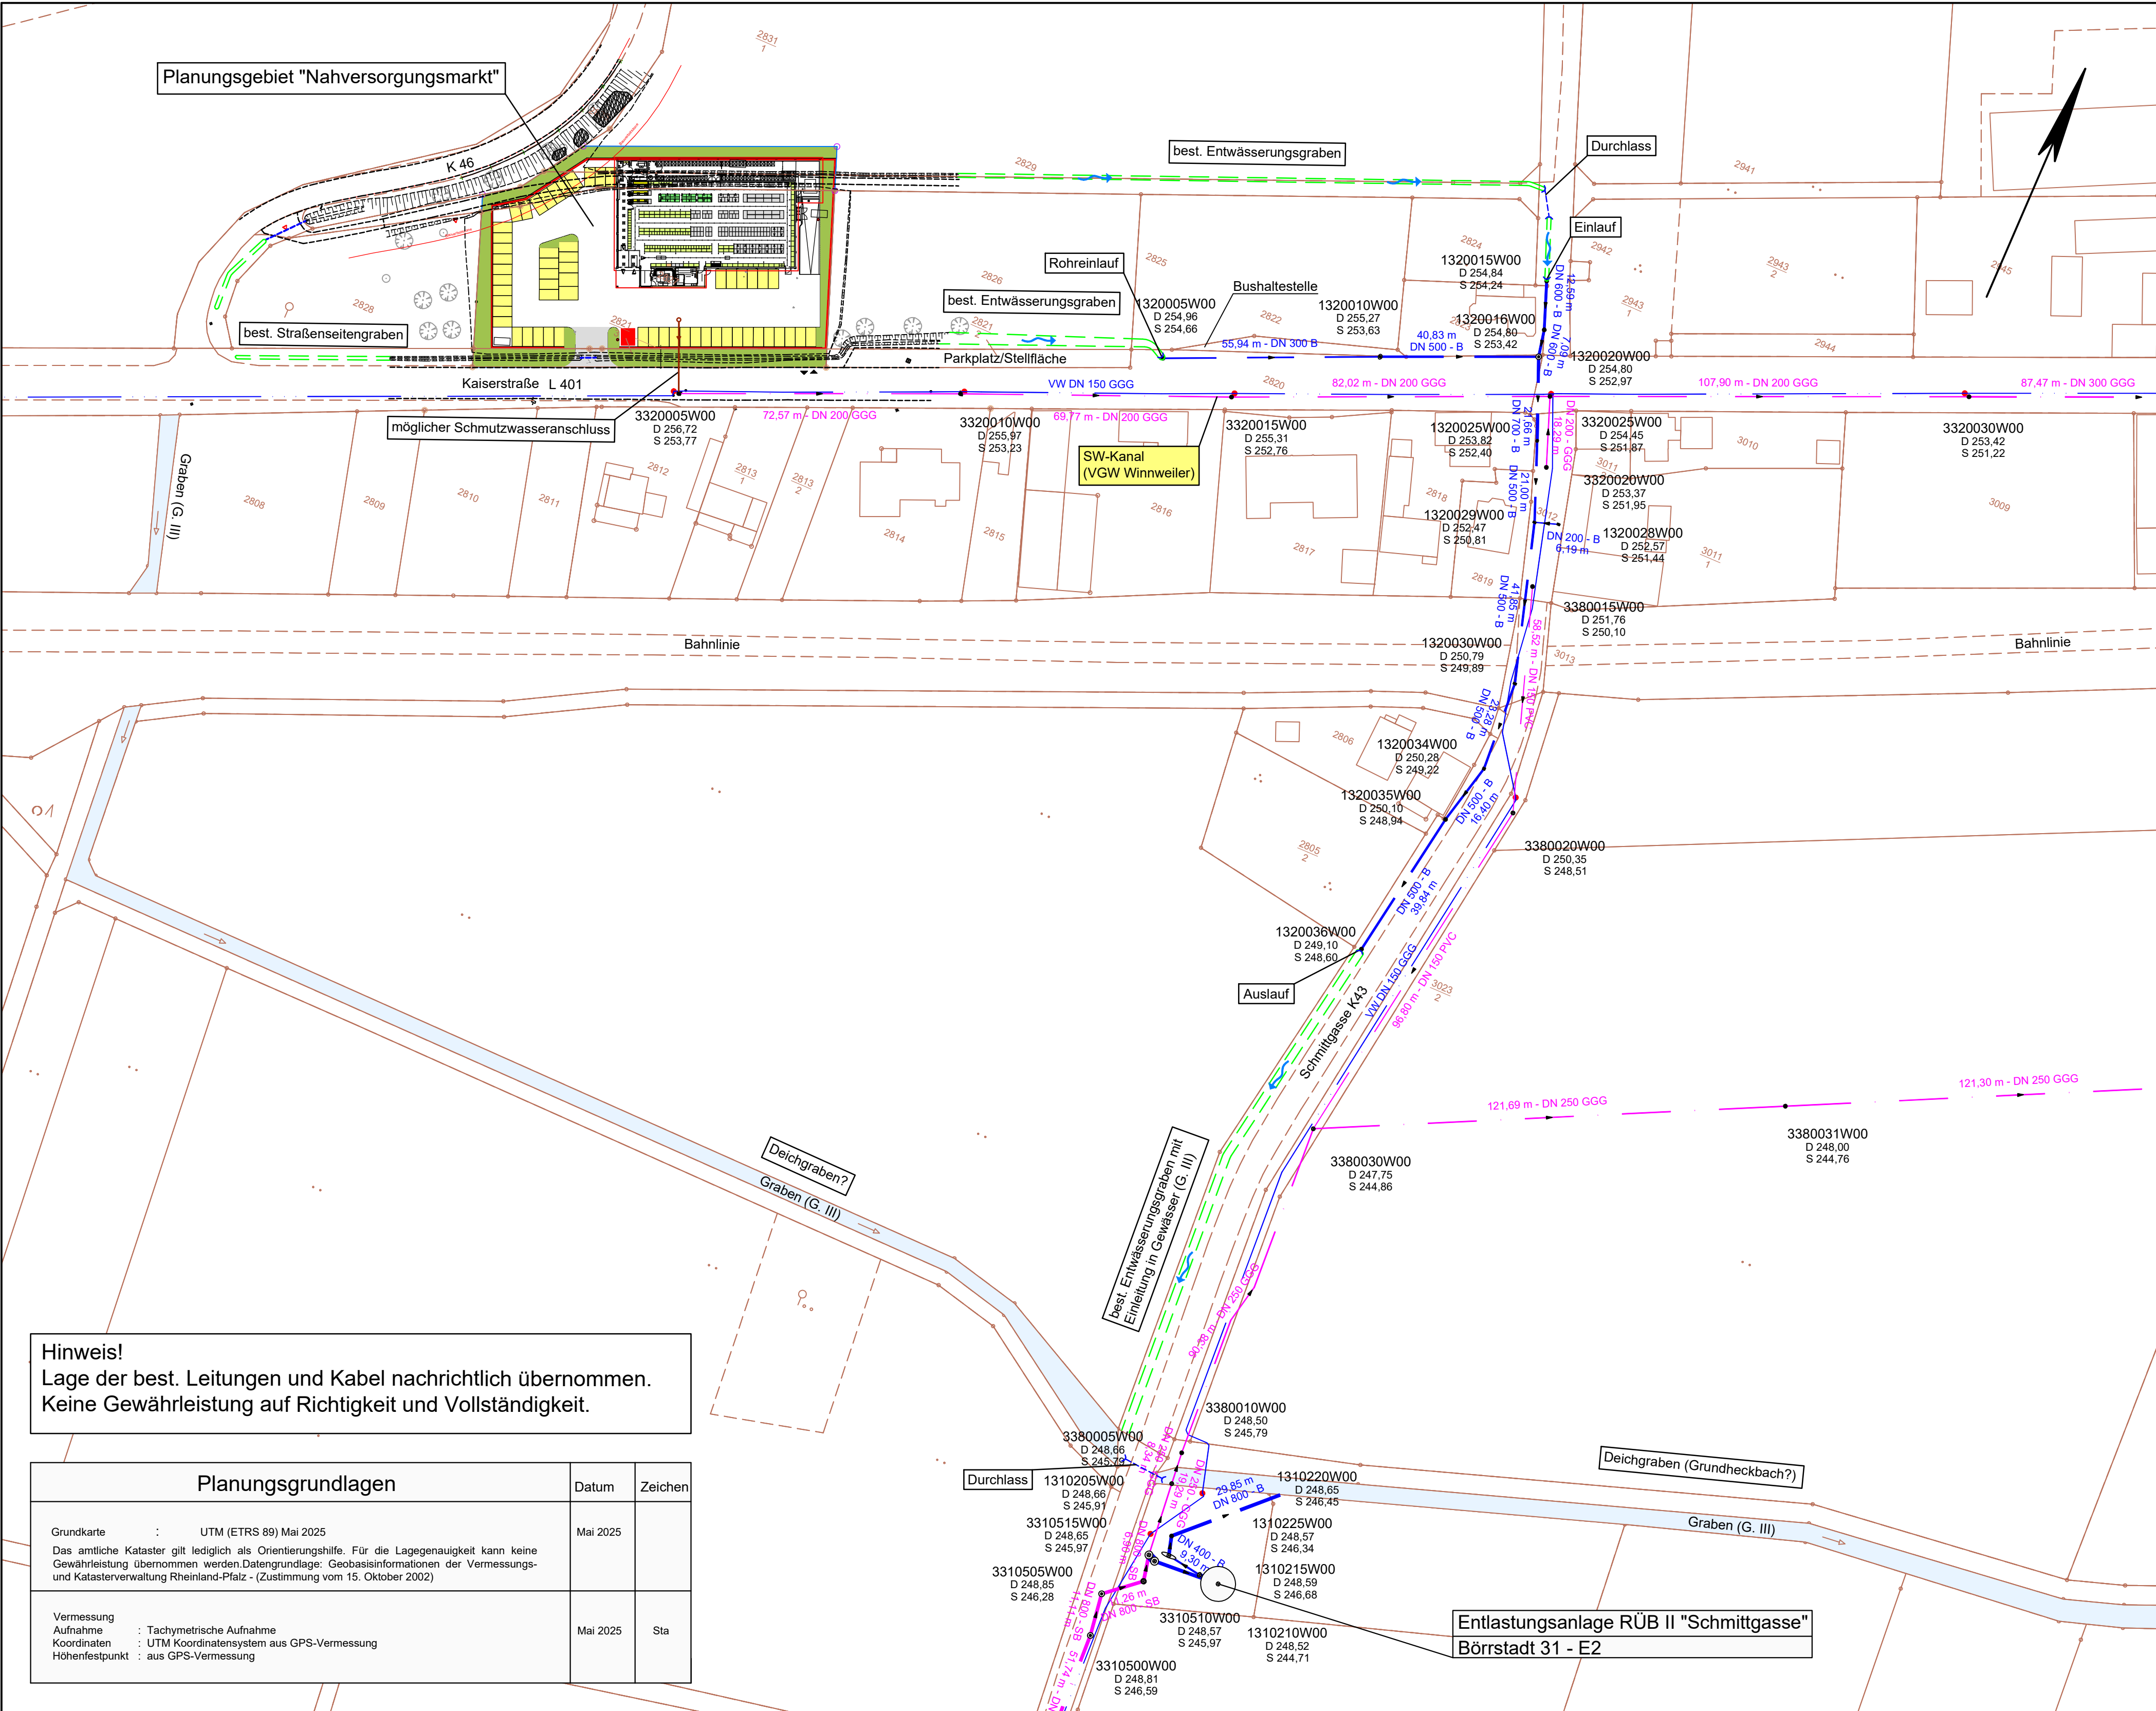

ZEICHENERKLÄRUNG

Leitungen / Schächte

Mischwasser (gem. Datenbank)	best.	gepl.
Schmutzwasser (gem. Datenbank)		
Regenwasser / Verrohrung (gem. Datenbank)	best.	

Schacht

Wasserleitung

Rohrdurchmesser/Material

100 AZ

Rohrmaterial

GGG = Duktiles Gußrohr	PVC = Polyvinylchlorid
SB = Stahlbeton	PE = Polyethylen
Sz = Steinzeug	PP = Polypropylen

Kanalhaltung

DN 300	= Rohrdurchmesser in mm (ohne Angabe eines Rohrmaterials)
10.0‰	= Gefälle
- 34.50 -	= Haltungslänge

Schachtbezeichnungen

3320030	= Schachtnummer MW-Kanal (Bestand)
D	= Deckelhöhe NHN
G	= Geländehöhe NHN
S	= Sohlhöhe NHN
(U)	= Schacht mit Untersturz
(N)	= nicht begehbare Schacht Hauptkanal
K	= Kontrollrohr Hausanschlussleitung SW
N	= nicht begehbare Schacht Hausanschlussleitung RW

Index	Änderung	Datum	Zeichen

Vorläufiges Entwässerungskonzept

Auftraggeber	Auftraggeber: Projekt-Invest GmbH Ottenheimer Straße 35, 77963 Schwanau		
	Projekt: Ortsgemeinde Börrstadt Bebauungsplan "Nahversorgungsmarktes"		
Entwurfsverfasser	Teil: Lageplan		
Bearbeitet: Hn	Datum: November 2025	Maßstab: 1 : 1000	Beilage: A1
Gezeichnet: Rh	Projekt-Nr.: B 25 013 E/R	Blattgröße: 76.5 / 45	Blatt-Nr.: ...
Geprüft:			

mb.ingenieure GmbH
Morbacherweg 5
67806 Rockenhausen
Tel. 06361 9215-0
info@mbingenieure-gmbh.de
www.mbingenieure-gmbh.de

Kompetenz & Innovation